


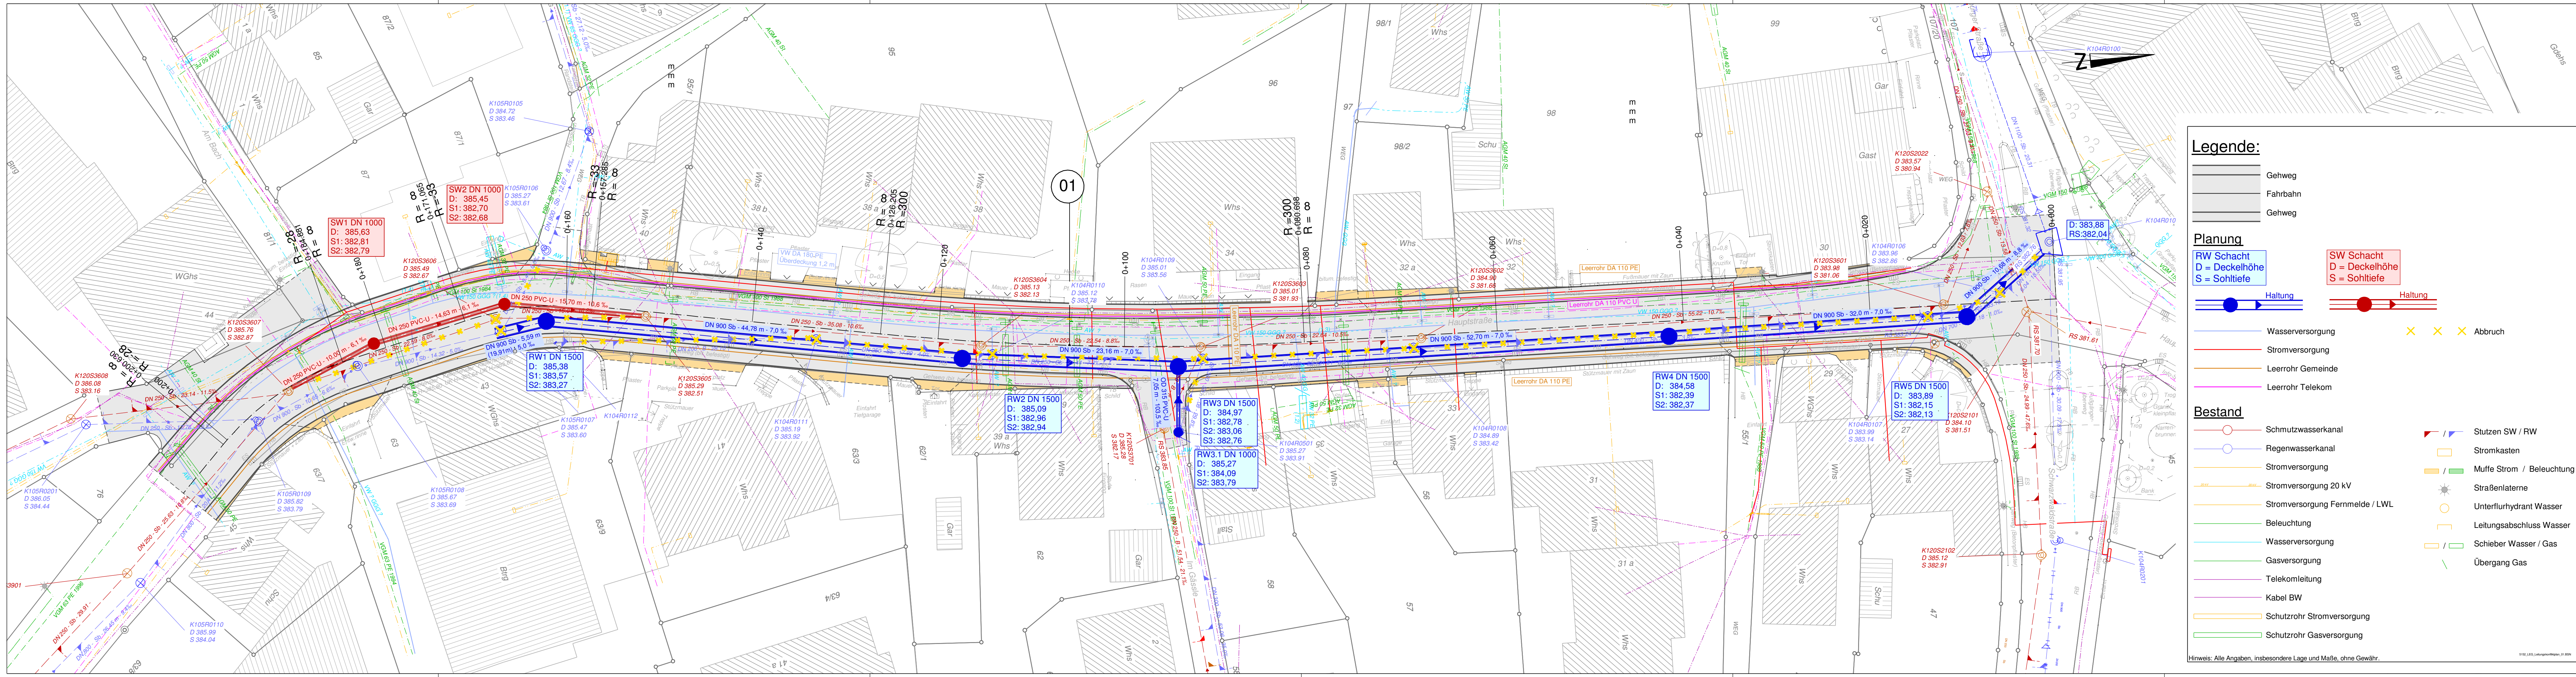

Legende:

- Gehweg
- Fahrbahn
- Gehweg

Planung

RW Schacht
D = Deckelhöhe
S = Sohltiefe

SW Schacht
D = Deckelhöhe
S = Sohltiefe

Haltung

Haltung

- Wasserversorgung
- Stromversorgung
- Leerrohr Gemeinde
- Leerrohr Telekom

Abbruch

Bestand

- Schmutzwasserkanal
- Regenwasserkanal
- Stromversorgung
- Stromversorgung 20 kV
- Stromversorgung Fernmelde / LWL
- Beleuchtung
- Wasserversorgung
- Gasversorgung
- Telekomleitung
- Kabel BW
- Schutzrohr Stromversorgung
- Schutzrohr Gasversorgung
- Stützen SW / RW
- Stromkasten
- Muffe Strom / Beleuchtung
- Straßenlaterne
- Unterflurhydrant Wasser
- Leitungsabschluss Wasser
- Schieber Wasser / Gas
- Übergang Gas

Hinweis: Alle Angaben, insbesondere Lage und Maße, ohne Gewähr.

Alle Höhenangaben im Höhensystem NN



Misera
planen + beraten

Misera planen + beraten GbR
Ingenieurbüro für Bauwesen
Böttinger Straße 29 Telefon: 0761 / 36823 - 0
79111 Freiburg Telefax: 0761 / 36823 - 90

Projekt Nr.: 5152
Datei: Lageplan_12.sda
Plot: Lageplan_12-Leitungsplan.pdf

Freiburg, den 27.06.2016

D. Misera

Dipl. Ing. (FH) Daniela Misera

	Datum
bearbeitet	27.06.2016
gezeichnet	27.06.2016
geprüft	27.06.2016

Dateipfad: P:\5152				
Plotpfad: P:\5152\PDF				
Blatt	Änderungen bzw. Ergänzungen	Datum	gezeichnet	Datum



Zusammenlegung der
RW-Teilnetze 3 - 5
Hauptstraße 2. Abschnitt

Entwurfsplanung	Unterlage: 5
Koordinierter Leitungsplan	Blatt: 1
Aufgestellt: Gemeinde Kirchzarten, den	Maßstab: 1:250